

- - - - - proj. linia kablowa nN wraz z linią sterującą (wg. opr. PT)
- rura osłonowa RHDPE
- moduły PV
- Projektowany budynek gospodarczy
- Projektowany dojazd do budynku gospodarczego
- 1 Projektowany rurociąg DN150 ze studni
- 2 Projektowane rurociągi do zbiorników wyrównawczych DN150
- 3 Projektowany wody popłucznej
- 4 Projektowany zbiornik wód popłucznych

# MAPA DO CELÓW PROJEKTOWYCH


Jednostka ewidencyjna: 140707\_2 SIECIECHÓW  
 Obręb: 0008 SIECIECHÓW  
 działka nr 583/1, 583/2, 586/1, 586/2  
 Sekcja: 7.158.27.17.4.2, 7.158.27.17.4.4  
 Skala: 1:500  
 Numer kancelaryjny zgłoszenia: PODGIK.6640.490.2024  
 Układ współrzędnych prostokątnych płaskich: „2000” strefa 7 (21’)  
 Układ wysokościowy: PL-EVRF2007-NH  
 Brak służebności gruntowej w KW  
 Mapa aktualna w granicach lokalizacji na dzień 20.03.2024r.  
 Wykonał:

**GEODETA UPRAWNIONY**  
*Grażyna Ośko*  
 Upr. nr 20874

**USŁUGI GEODEZYJNO-PROJEKTOWE**  
**ŁUKASZ MARSZAŁEK**  
 RYCHWAŁD, ul. Sadowa 9  
 34-322 GIŁOWICE  
 NIP 553 237 26 38 REGON 241774670

nie wyklucza się istnienia w terenie innych nie wykazanych na niniejszej mapie urządzeń podziemnych, które nie były zgłoszone do inwentaryzacji lub o których brak jest informacji w instytucjach branżowych.

Działając na podstawie art. 12b ust. 5a – 5c ustawy z dnia 17 maja 1989r. Prawo Geodezyjne i Kartograficzne (t.j. Dz.U. z 2022r poz.1846) Oświadczam, iż niniejsza mapa jest wynikiem opracowania operatu technicznego nr P.1407.2024.536 złożonego do Powiatowego Ośrodka Dokumentacji Geodezyjnej i Kartograficznej w Kozienicach. W/w dokumentacja otrzymała pozytywny wynik weryfikacji w dn. 03.04.2024r. Powyższe oświadczenie jest równoważne z uwierzytelnieniem dokumentów opracowanych na podstawie wykonanych prac geodezyjnych. Wykonawca prac geodezyjnych jest świadomy odpowiedzialności karnej za złożenie fałszywego oświadczenia

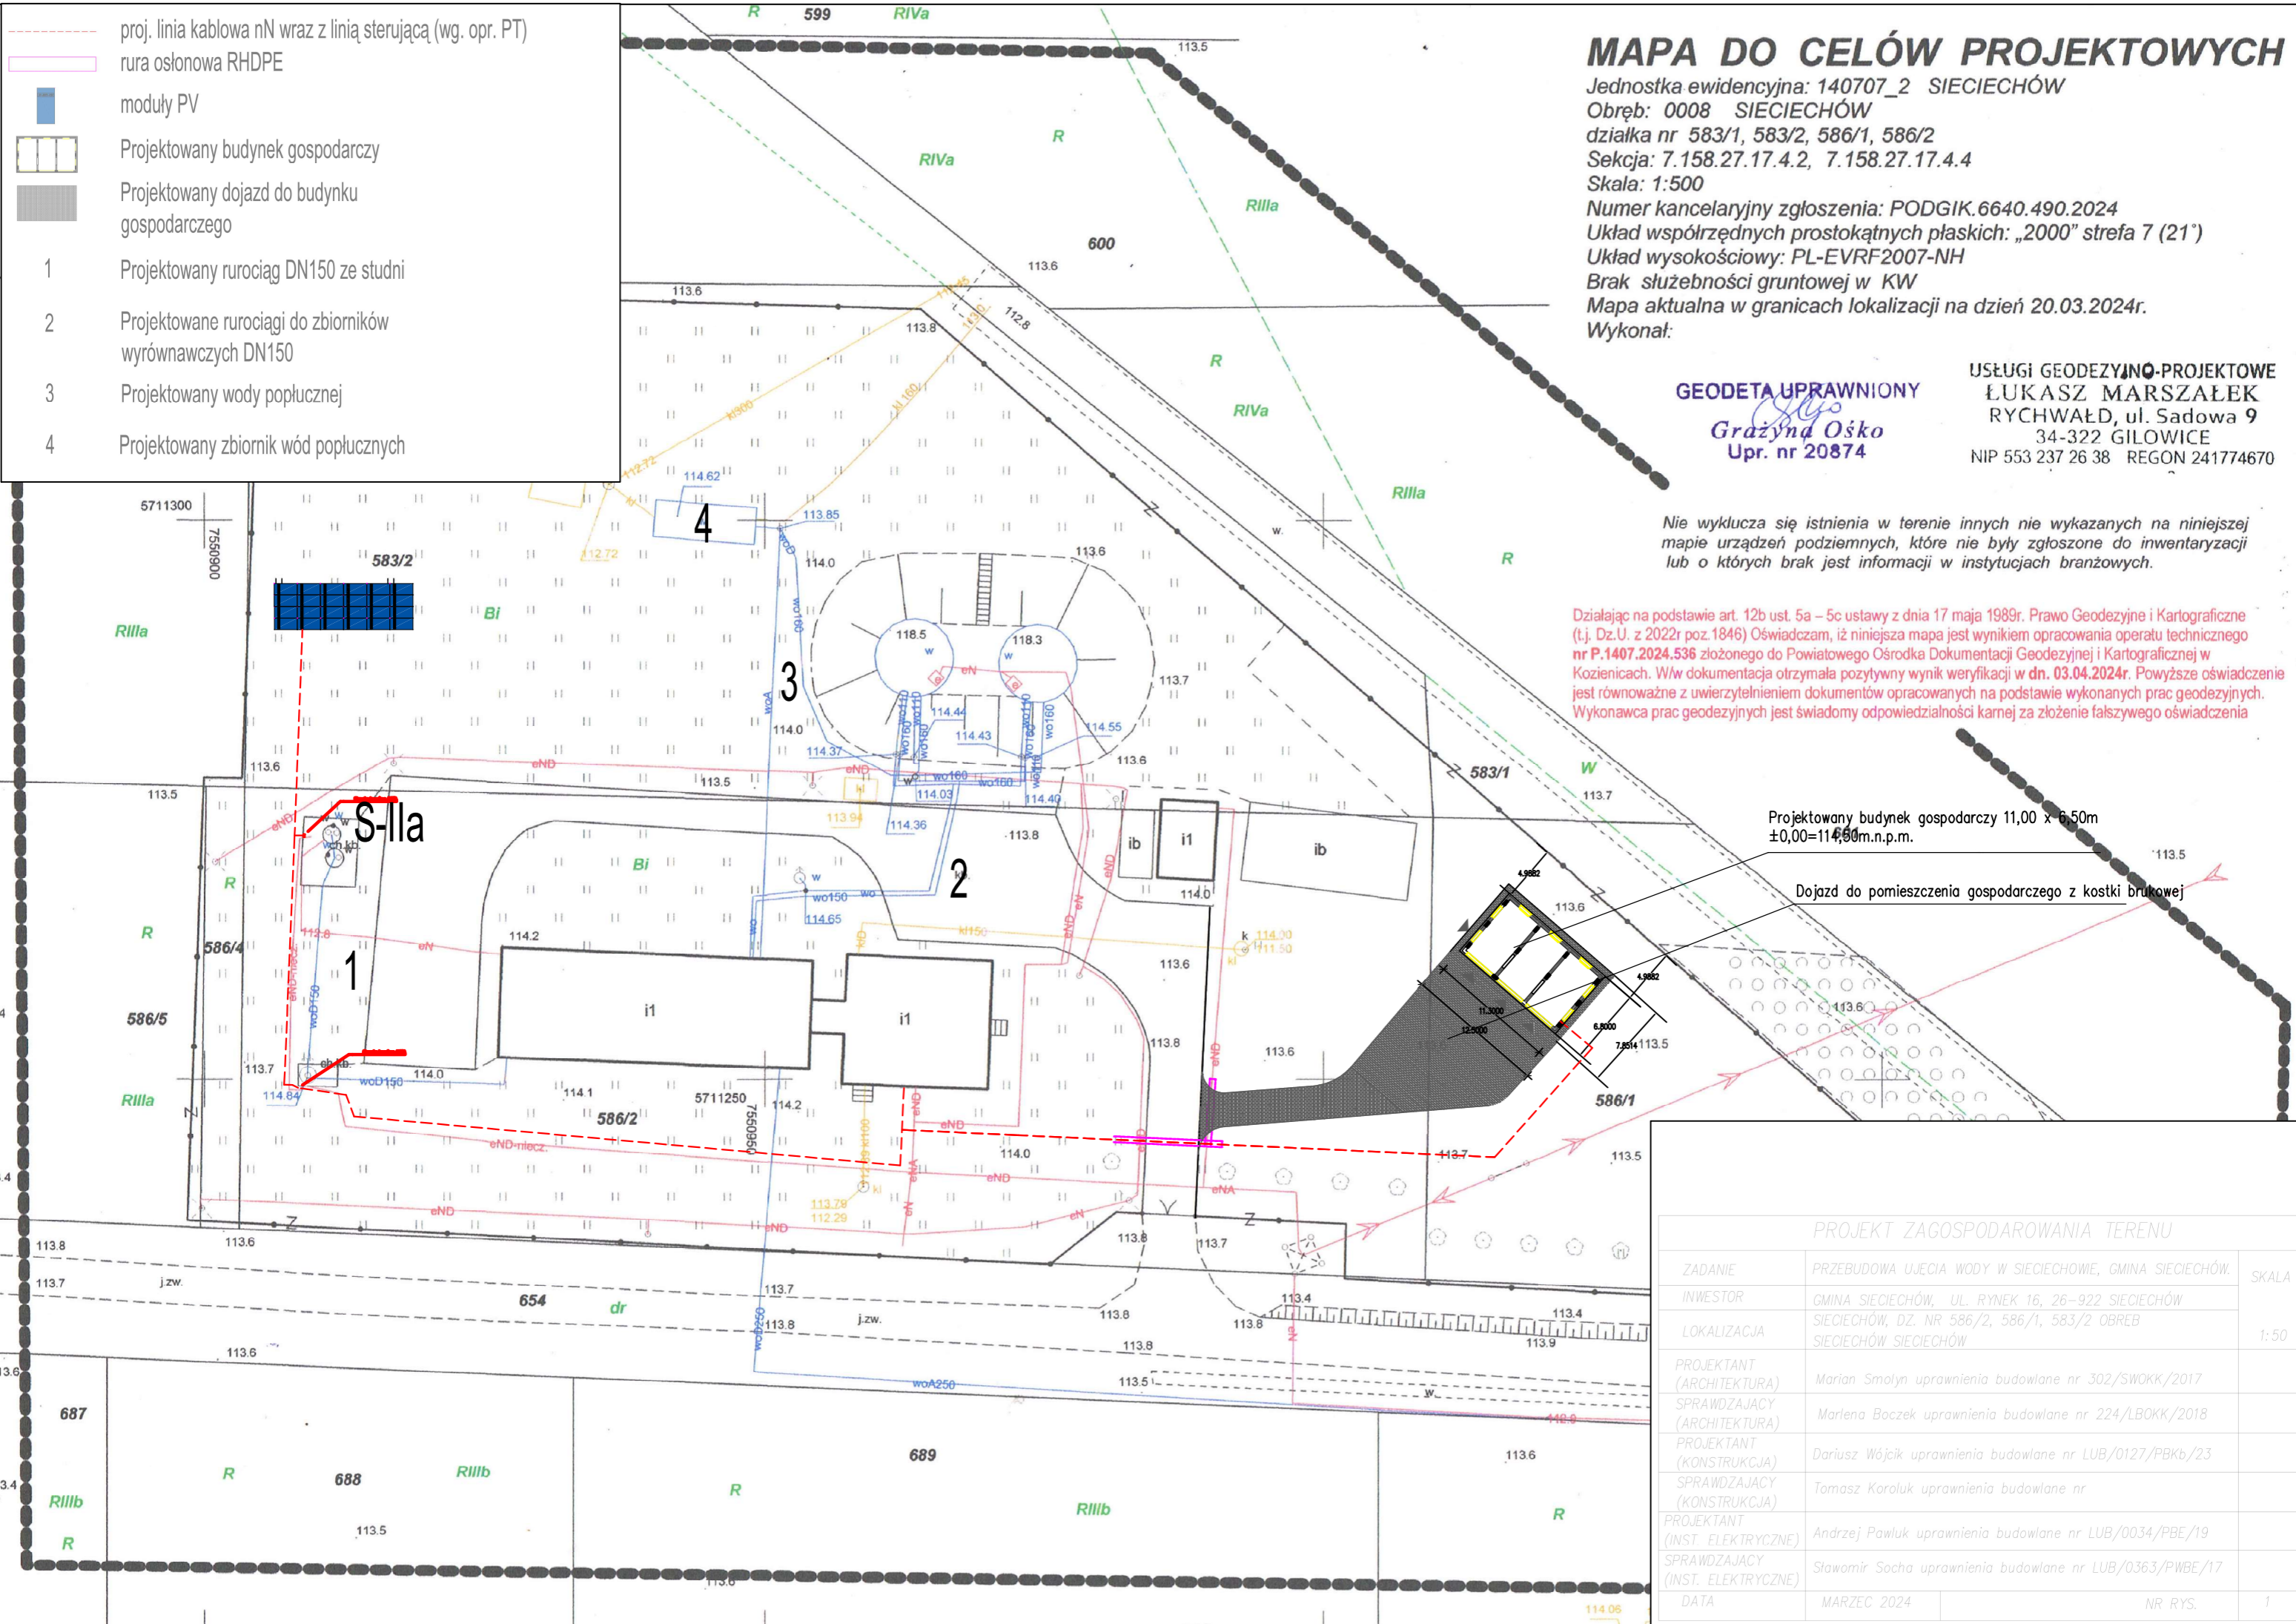

Projektowany budynek gospodarczy 11,00 x 6,50m  
 ±0,00=114,50m.n.p.m.

Dojazd do pomieszczenia gospodarczego z kostki brukowej

## PROJEKT ZAGOSPODAROWANIA TERENU

ZADANIE	PRZEBUDOWA UJĘCIA WODY W SIECIECHOWIE, GMINA SIECIECHÓW.	SKALA
INWESTOR	GMINA SIECIECHÓW, UL. RYNEK 16, 26-922 SIECIECHÓW	1:50
LOKALIZACJA	SIECIECHÓW, DZ. NR 586/2, 586/1, 583/2 OBRĘB SIECIECHÓW SIECIECHÓW	
PROJEKTANT (ARCHITEKTURA)	Marian Smolyn uprawnienia budowlane nr 302/SWOKK/2017	
SPRAWDZAJĄCY (ARCHITEKTURA)	Marlena Boczek uprawnienia budowlane nr 224/LBOKK/2018	
PROJEKTANT (KONSTRUKCJA)	Dariusz Wójcik uprawnienia budowlane nr LUB/0127/PBkb/23	
SPRAWDZAJĄCY (KONSTRUKCJA)	Tomasz Koroluk uprawnienia budowlane nr	
PROJEKTANT (INST. ELEKTRYCZNE)	Andrzej Pawluk uprawnienia budowlane nr LUB/0034/PBE/19	
SPRAWDZAJĄCY (INST. ELEKTRYCZNE)	Stawomir Sacha uprawnienia budowlane nr LUB/0363/PWBE/17	
DATA	MARZEC 2024	NR RYS. 1